



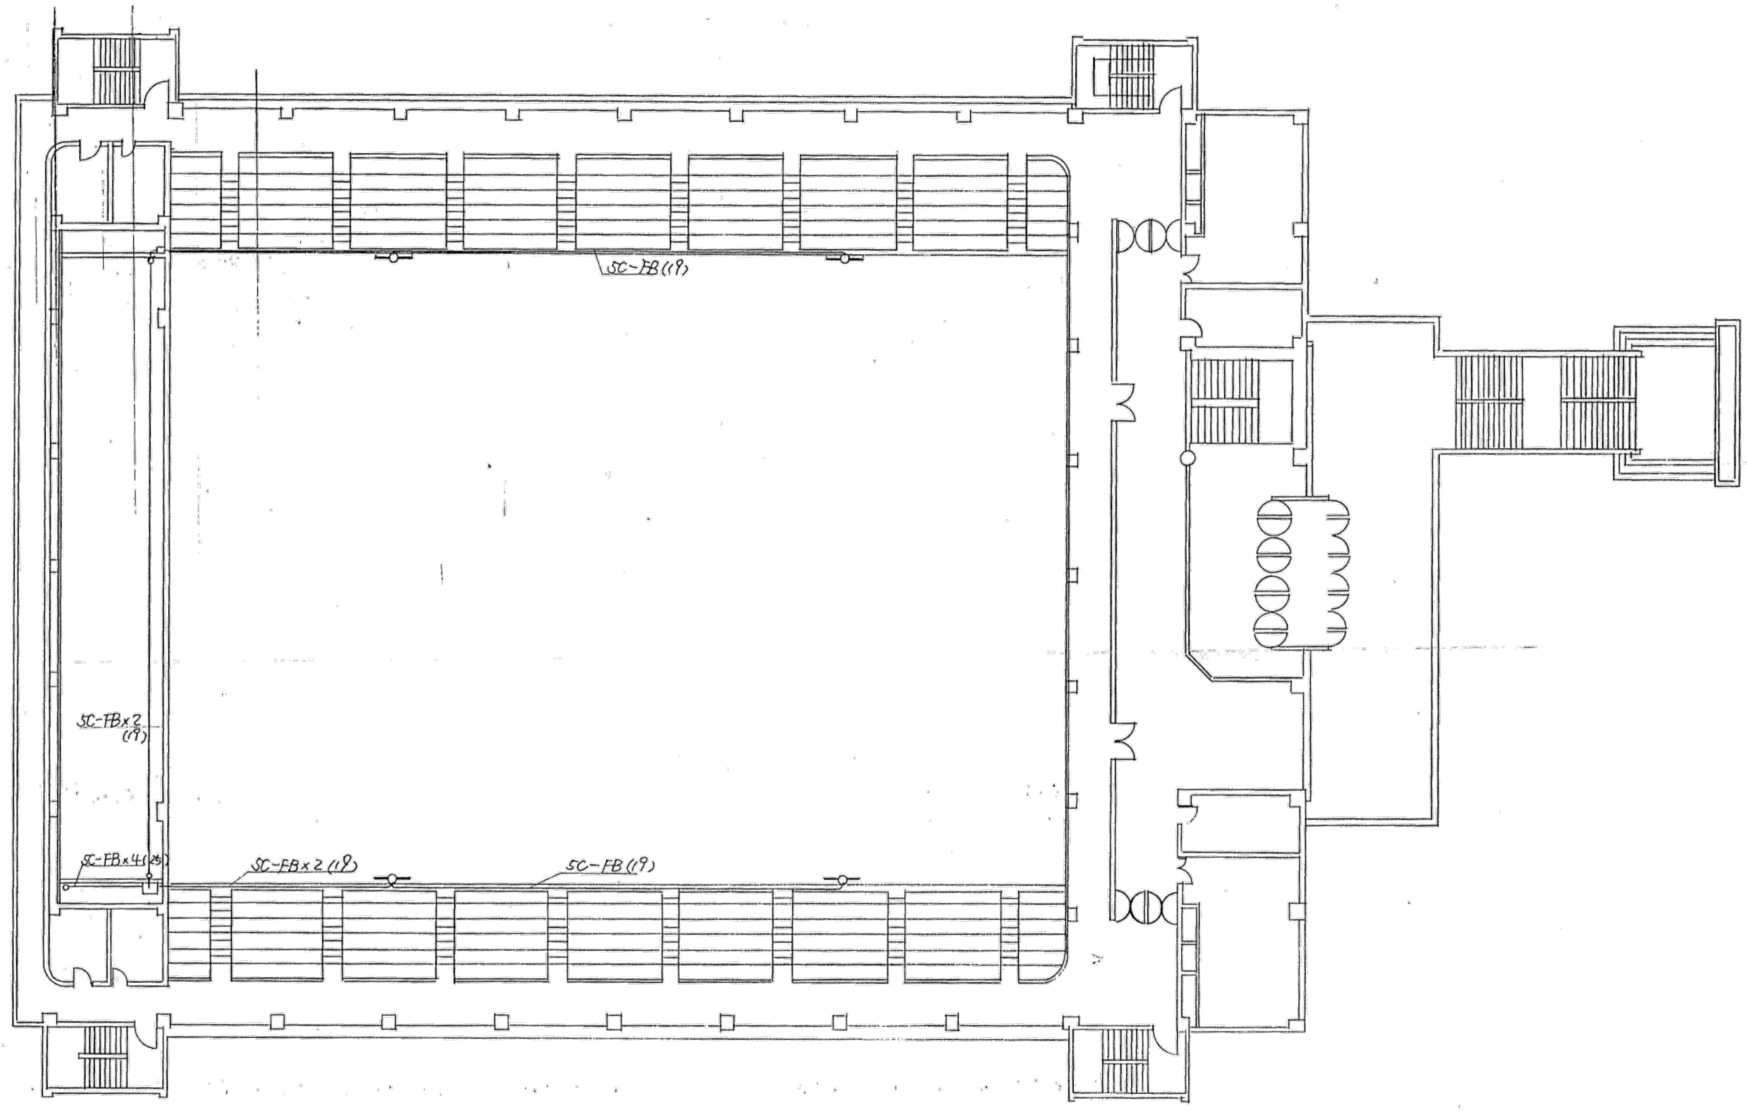

注) 機器・配線・露出配管はすべて撤去するが、打込・隠蔽配管はそのまま残すものとする。

	株式会社 丸川建築設計事務所 一級建築士事務所 東京都知事登録 第4303 号 一級建築士 大臣登録 第186733号 林 卓也	 佐倉市 資産経営部 施設保全課	工事名称	縮尺	図面番号 E-132
			佐倉市民体育館改修電気設備工事	S:1/200 (A1) S:1/400 (A3)	
			図面名称 音響設備 3階平面図 (撤去図)	作図 2026. 03	

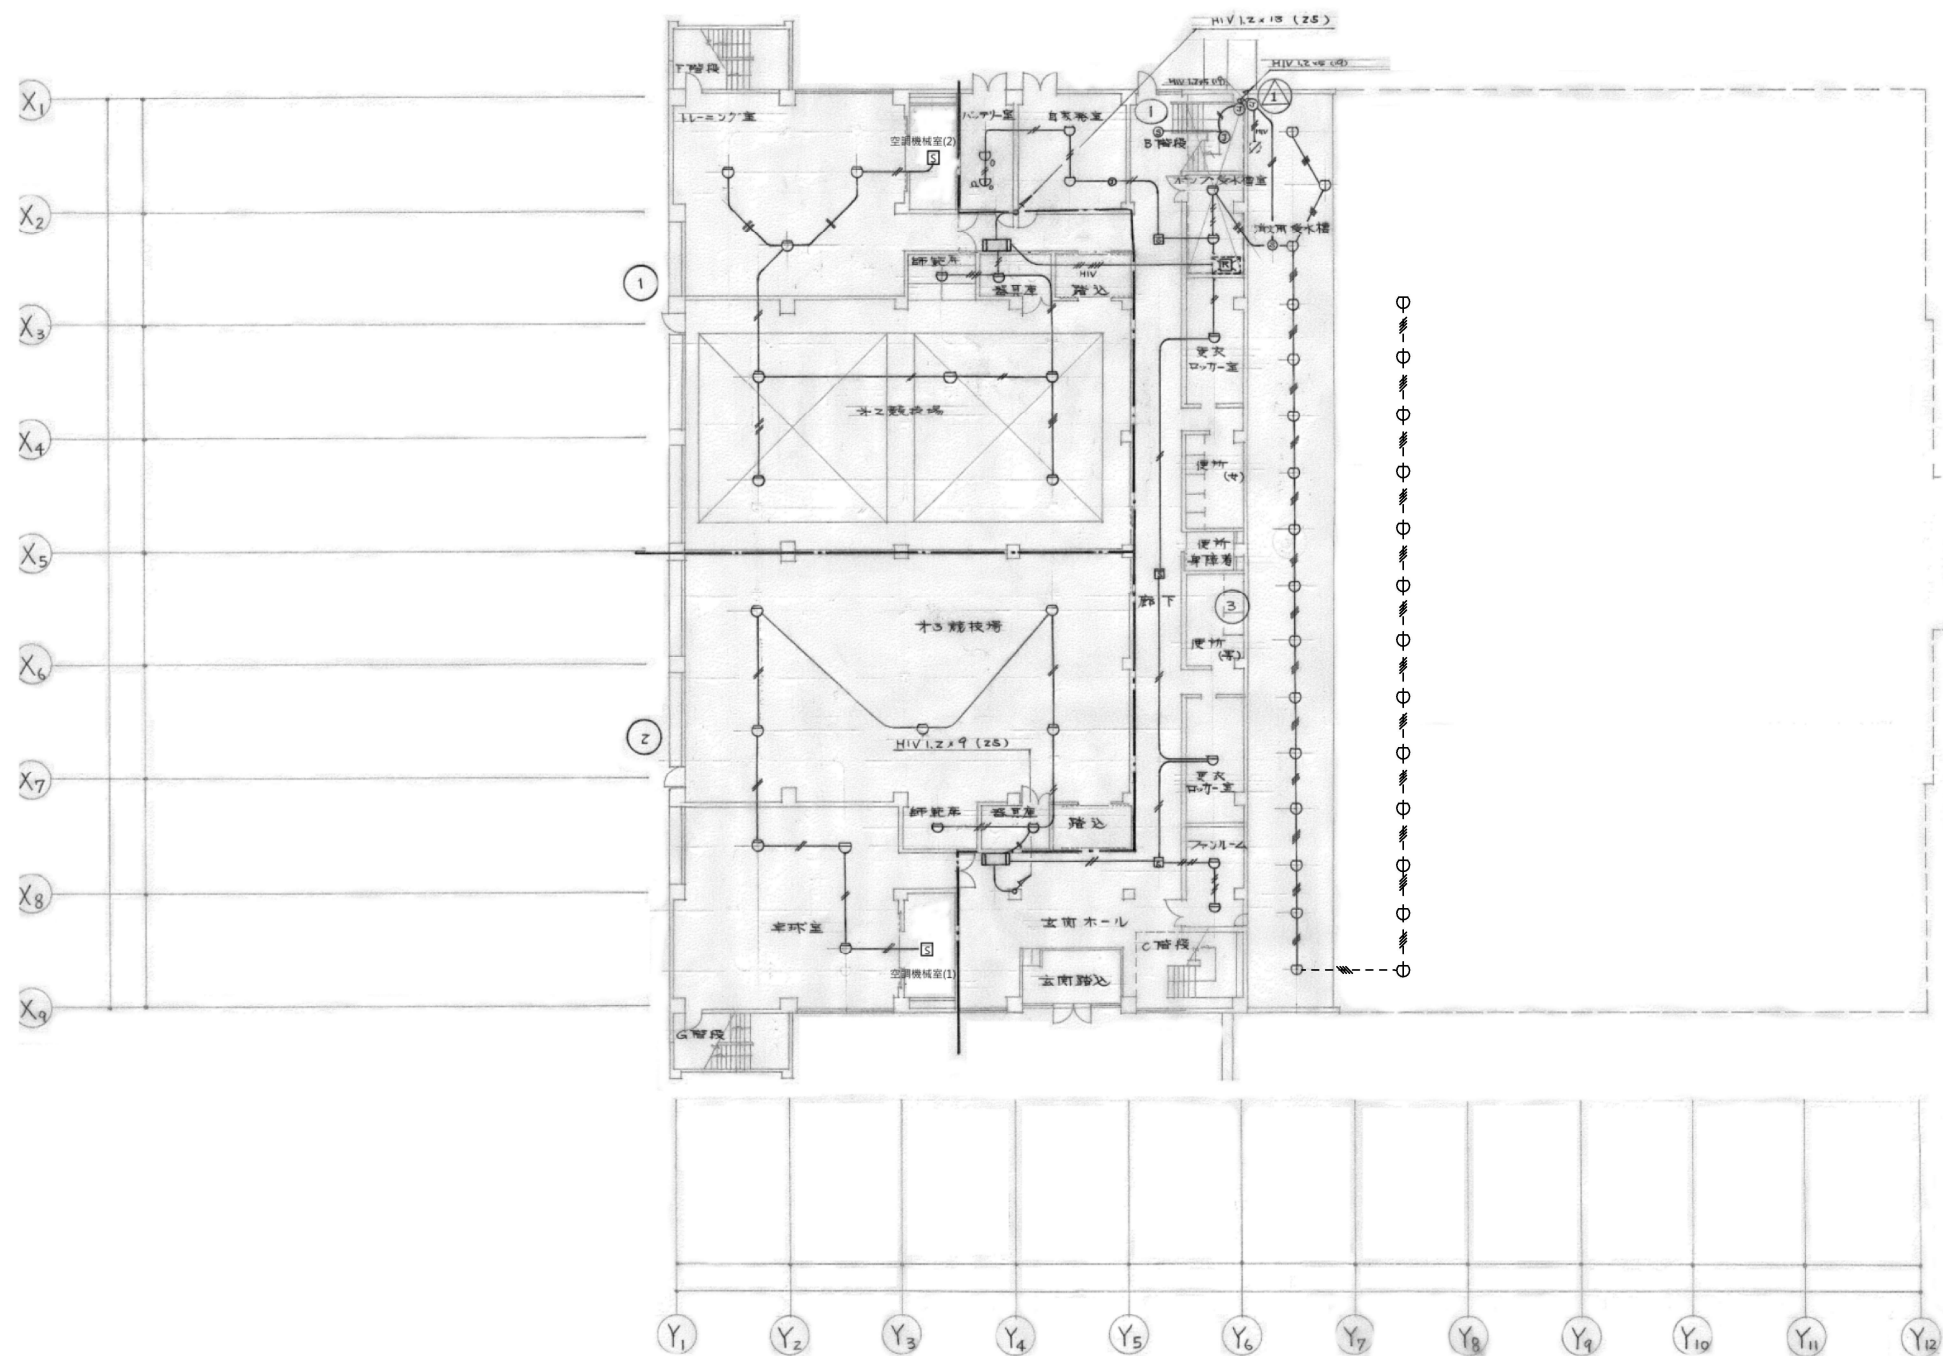

注) 機器・配線・露出配管はすべて撤去するが、端子盤・打込・隠蔽配管はそのまま残すものとする。

	株式会社 丸川建築設計事務所 一級建築士事務所 東京都知事登録 第4303 号 一級建築士 大臣登録 第186733号 林 卓也	 佐倉市 資産経営部 施設保全課	工事名称 佐倉市民体育館改修電気設備工事	縮尺 S:1/200 (A1) S:1/400 (A3)	図面番号 E-135
			図面名称 火災報知設備 1階平面図 (撤去図)	作図 2026. 03	