



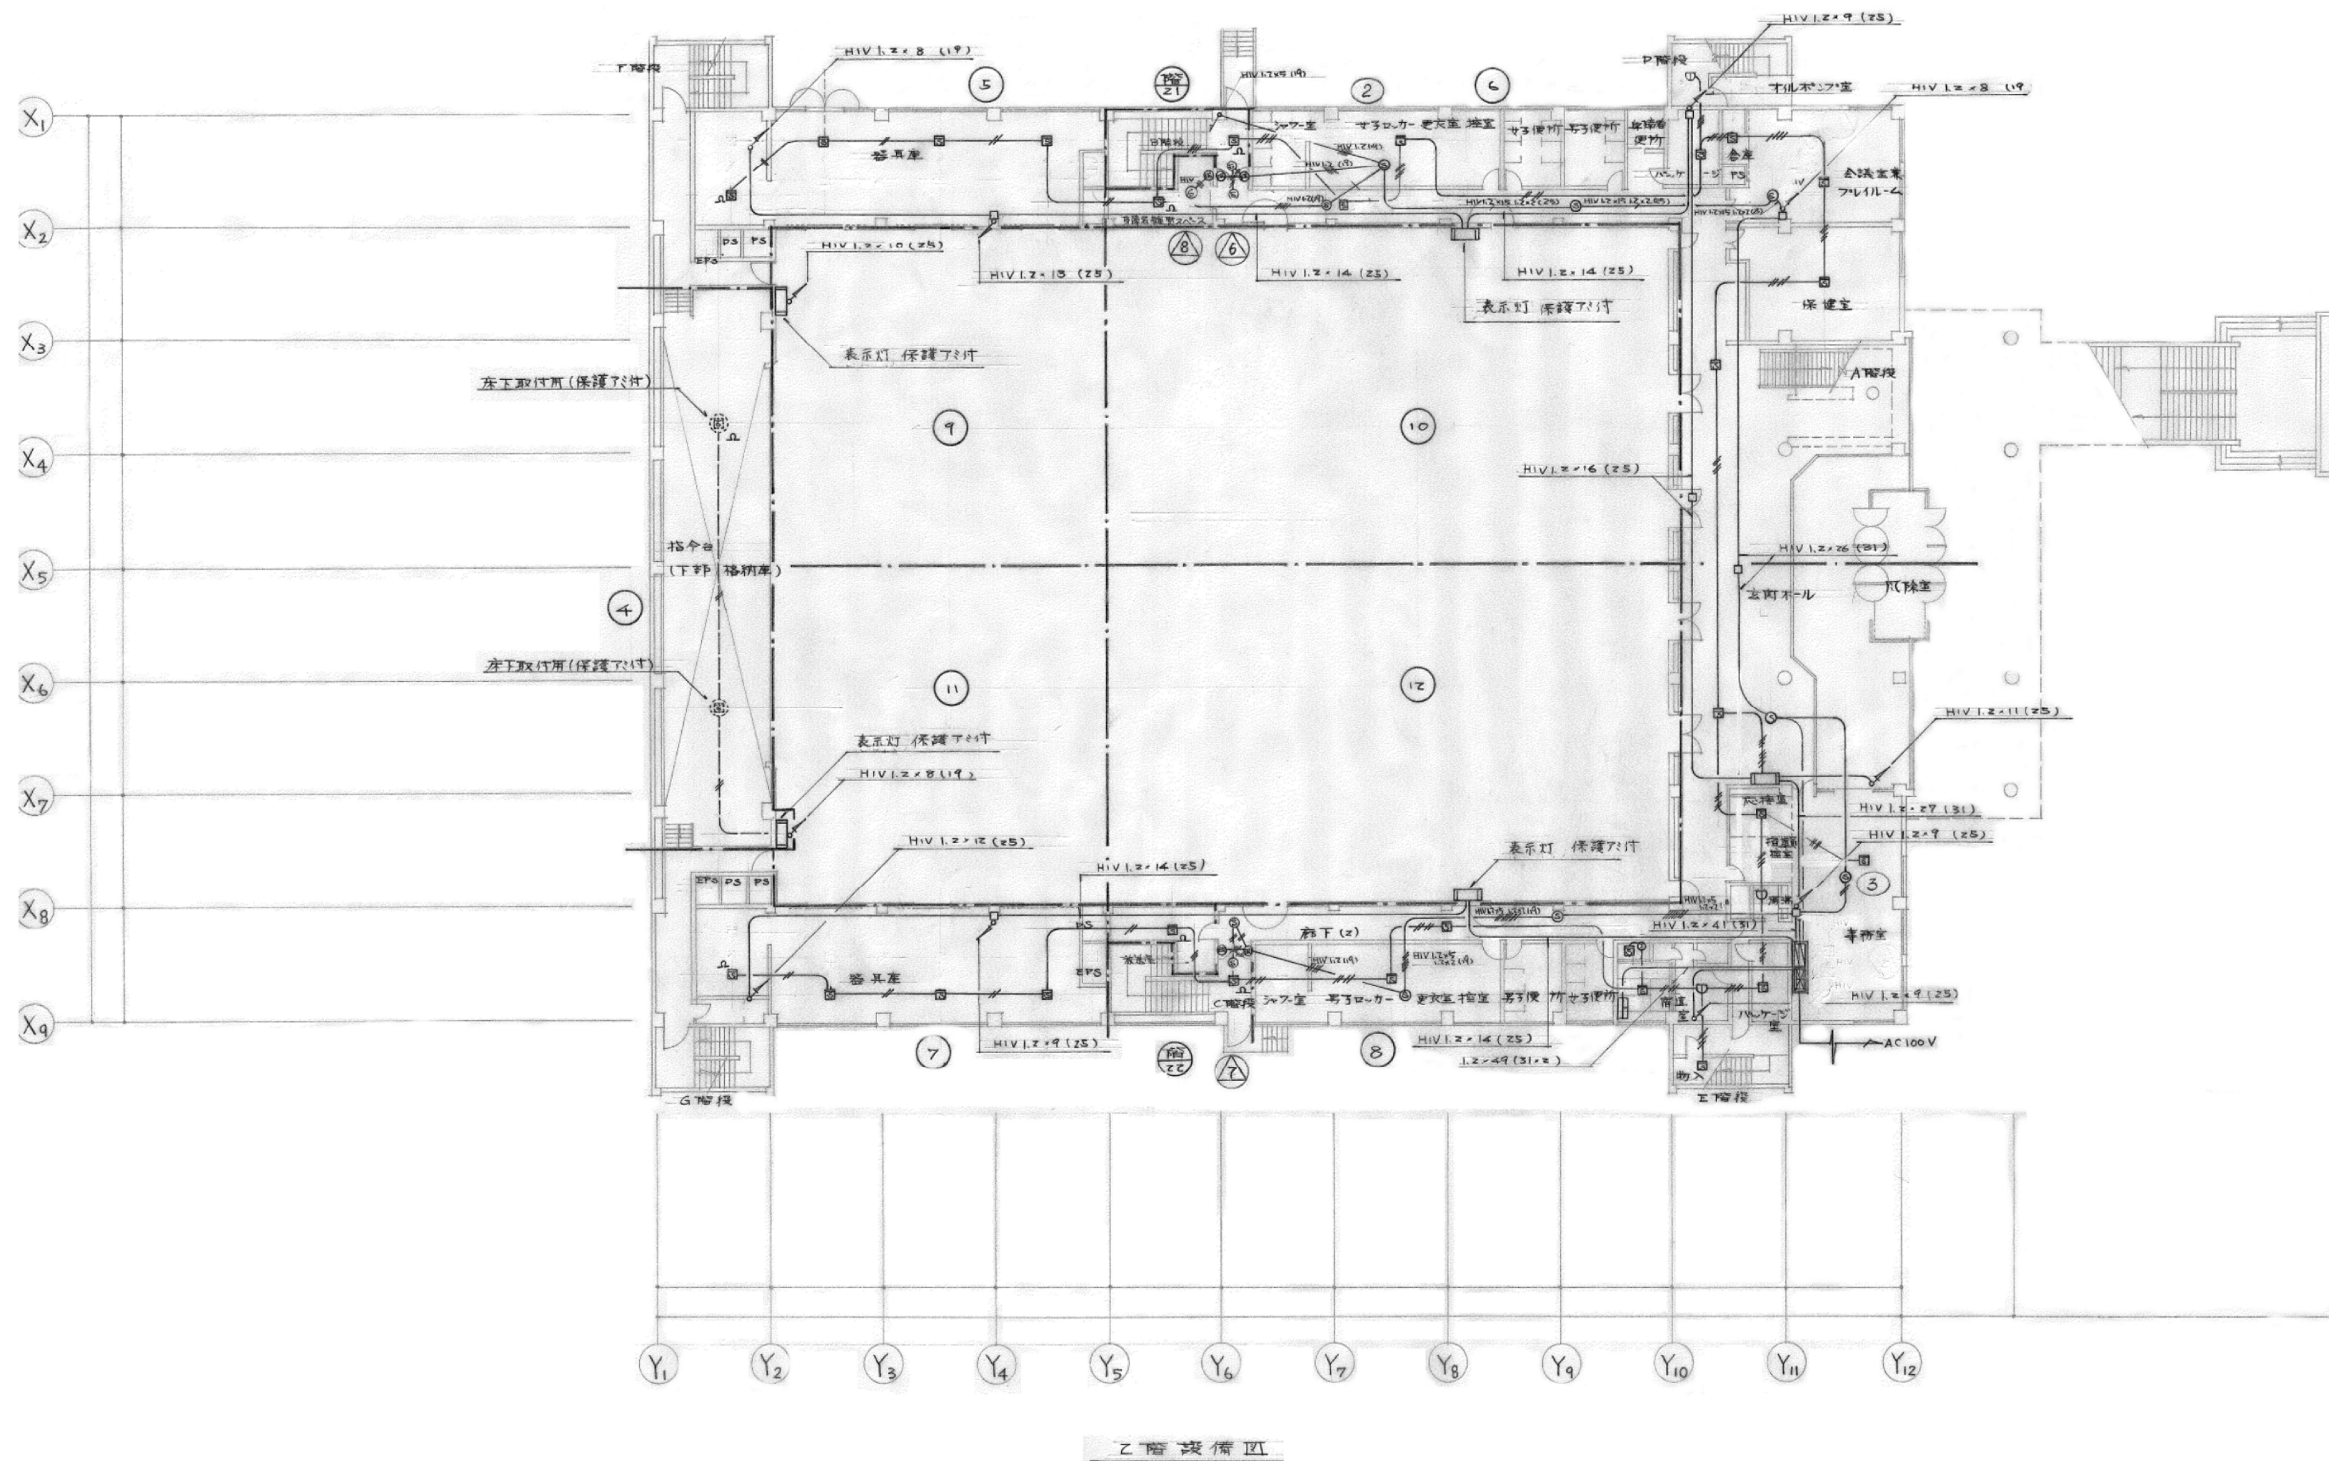


2階設備図

注) 機器・配線・露出配管はすべて撤去するが、端子盤・打込・隠蔽配管はそのまま残すものとする。

	株式会社 丸川建築設計事務所 一級建築士事務所 東京都知事登録 第4303 号 一級建築士 大臣登録 第186733号 林 卓也	佐倉市 資産経営部 施設保全課	工事名称 佐倉市民体育館改修電気設備工事	縮尺 S:1/200 (A1) S:1/400 (A3)	図面番号 E-136
			図面名称 火災報知設備 2階平面図 (撤去図)	作図 2026. 03	

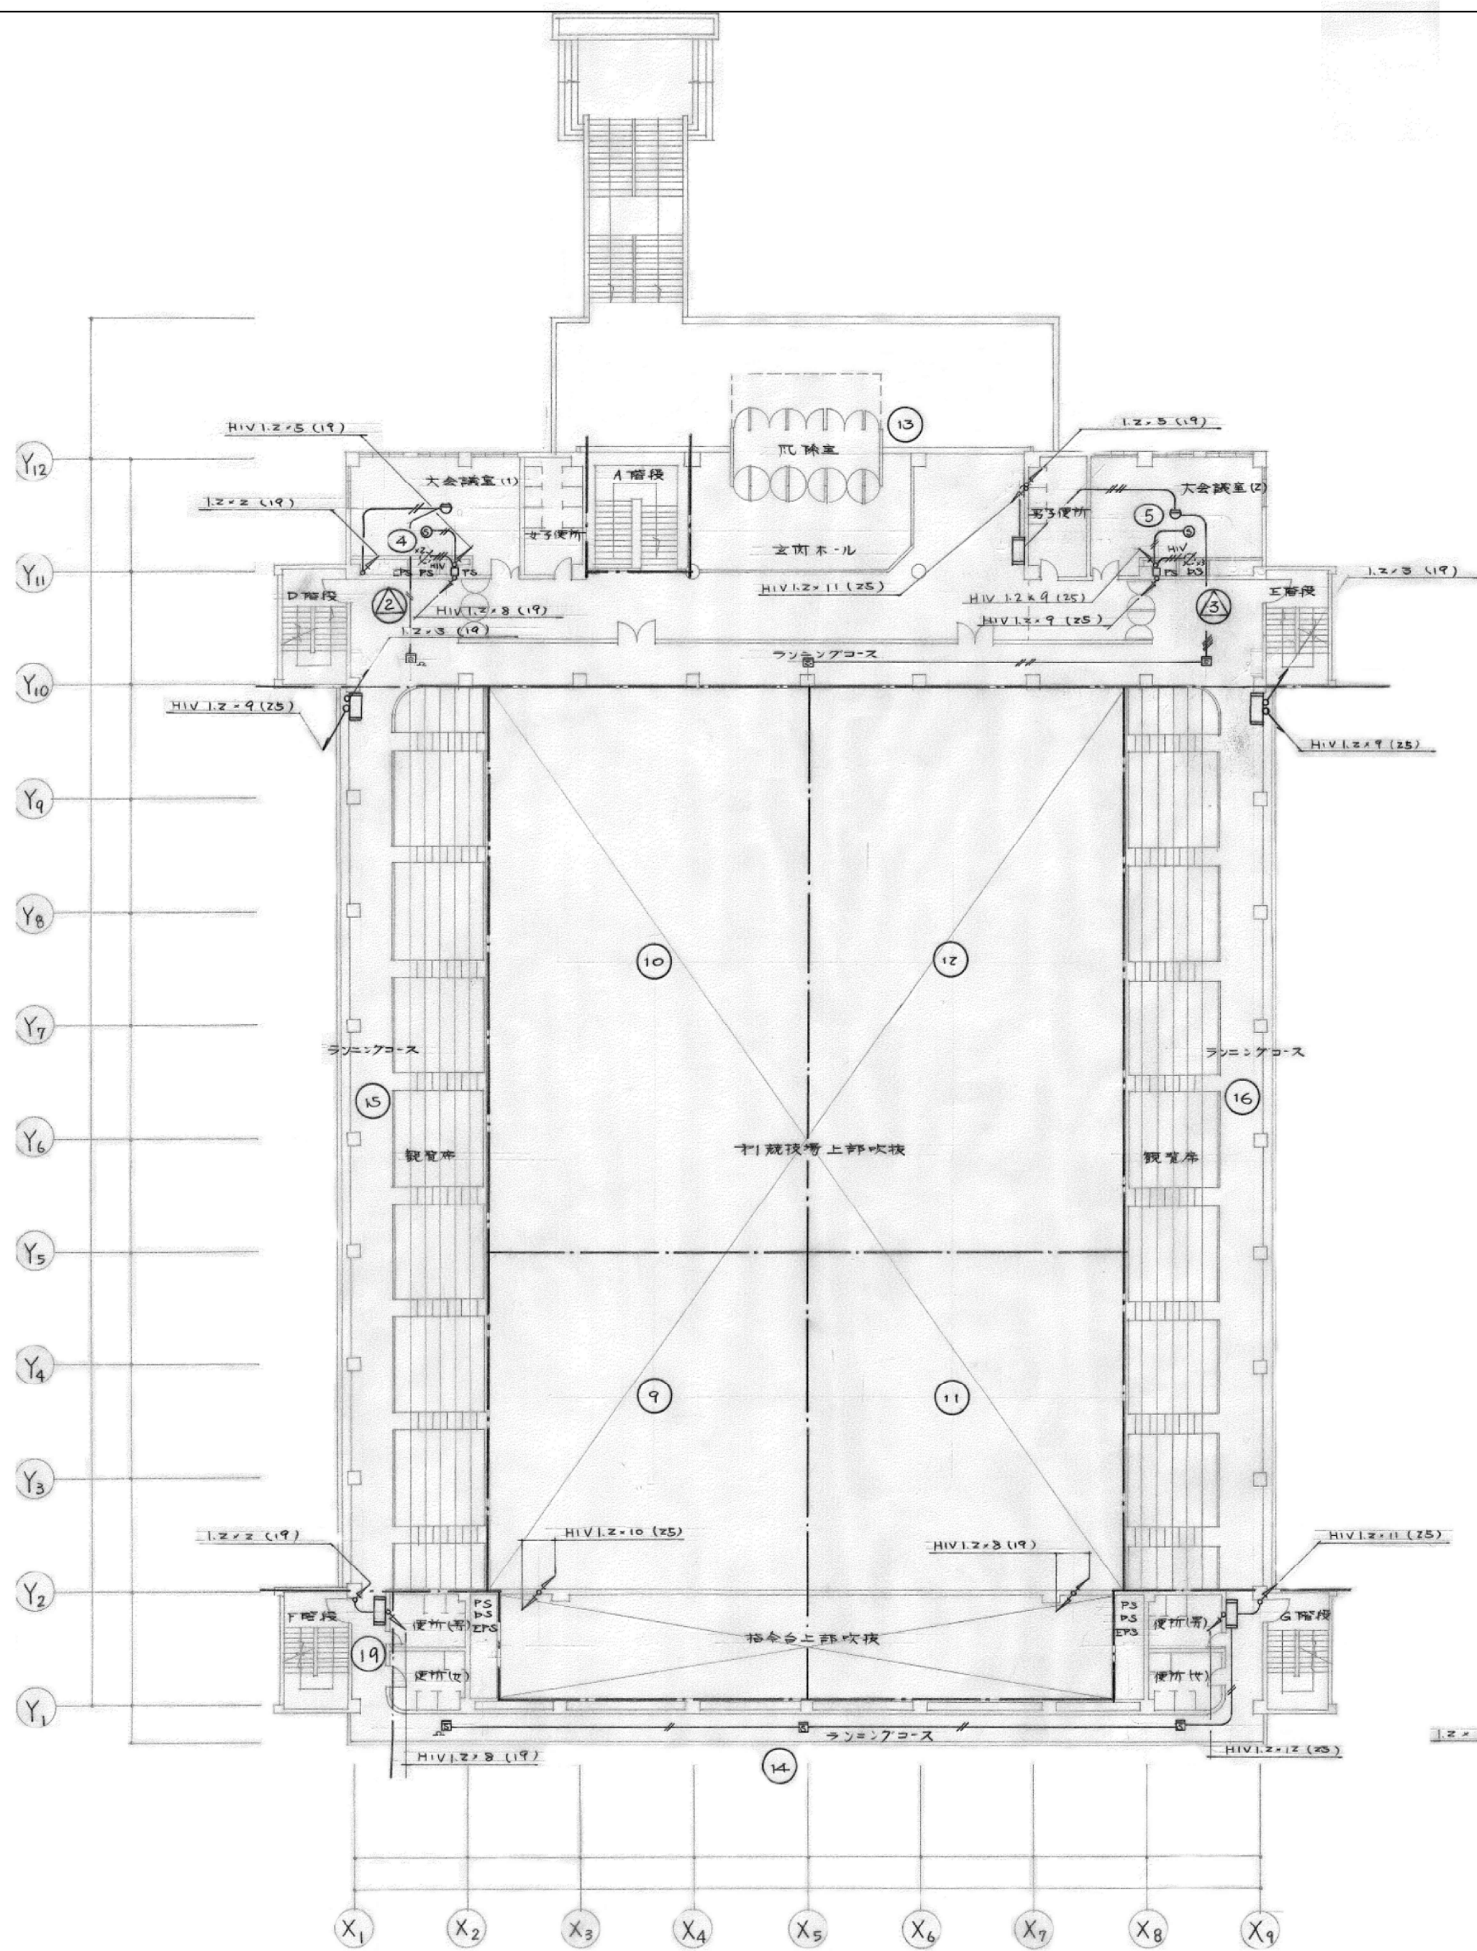

3階設備図

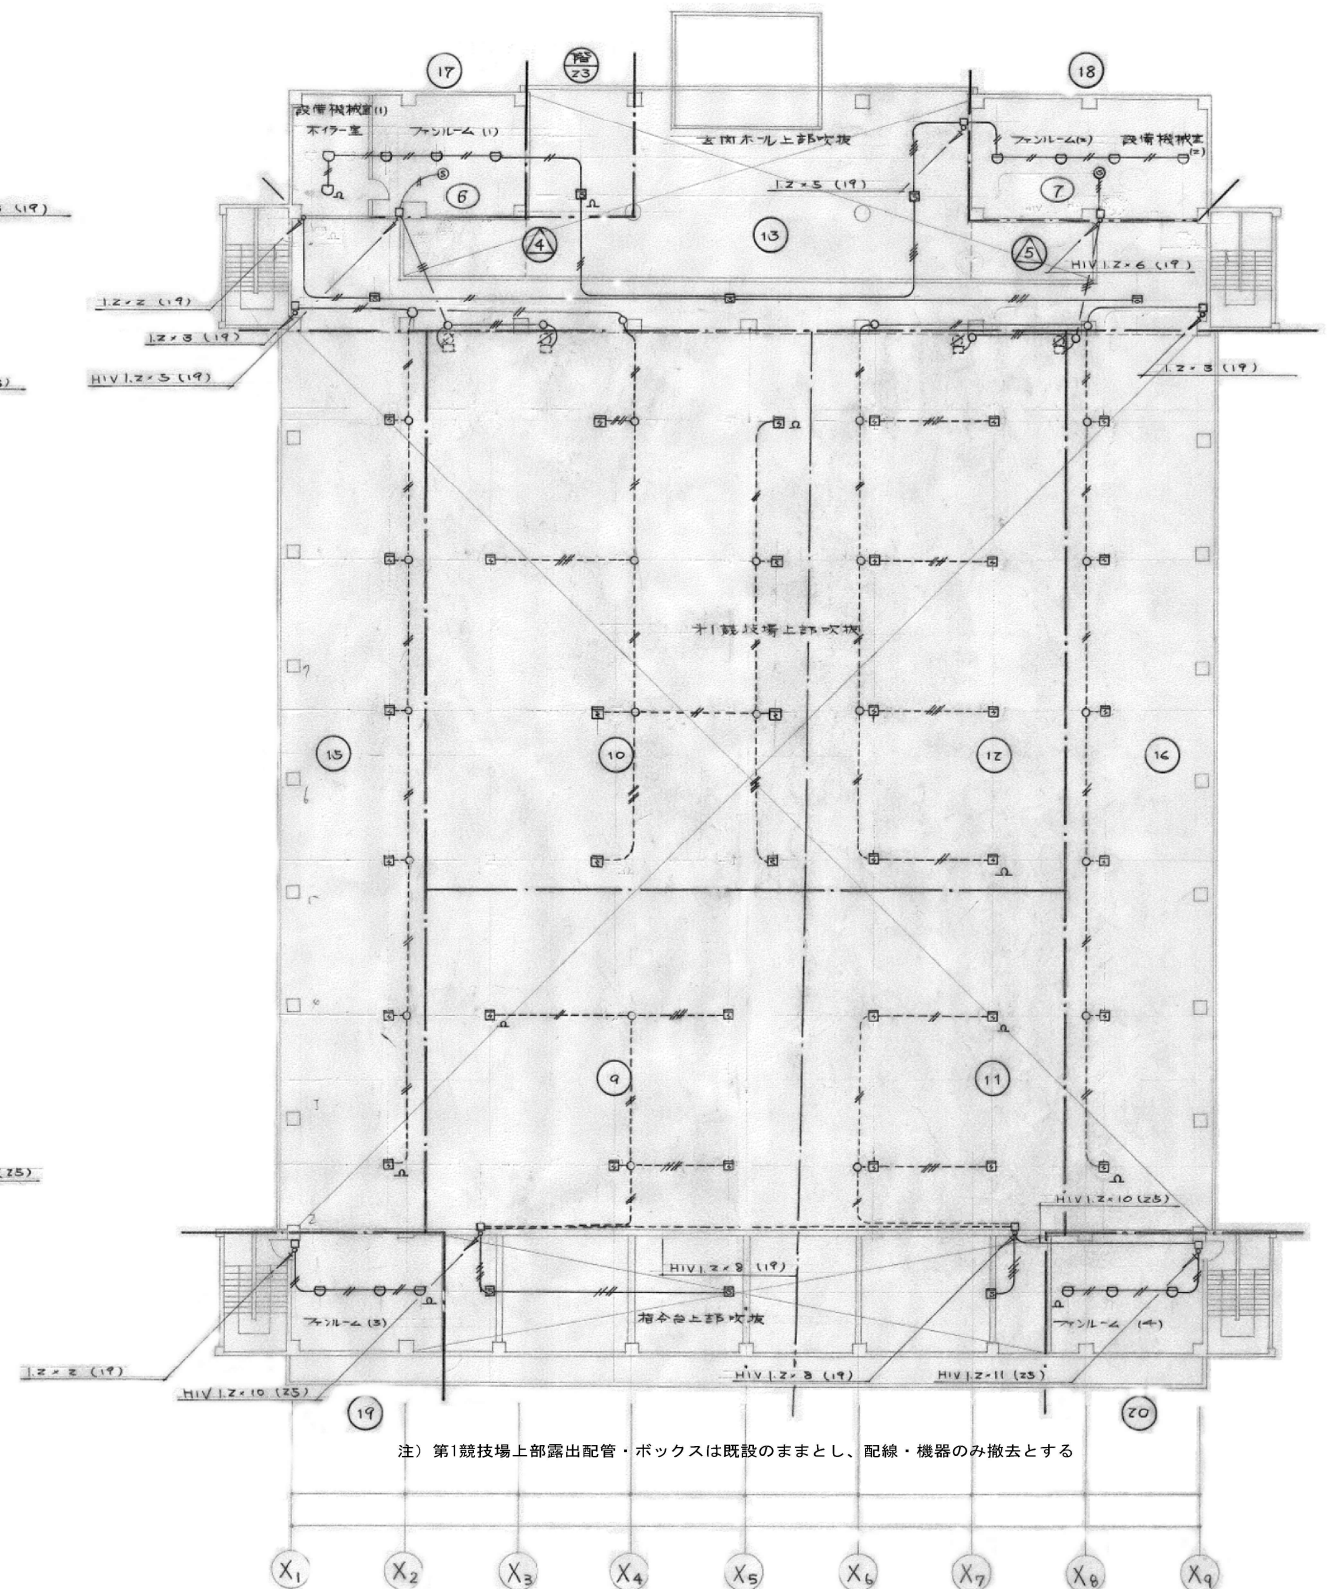

4階設備図

注) 機器・配線・露出配管はすべて撤去するが、端子盤・打込・隠蔽配管はそのまま残すものとする。

注) 第1競技場上部露出配管・ボックスは既設のままとし、配線・機器のみ撤去とする。

株式会社 丸川建築設計事務所

一級建築士事務所 東京都知事登録 第4303号
一級建築士 大臣登録 第186733号 林 卓也



佐倉市

資産経営部
施設保全課

工事名称

佐倉市民体育館改修電気設備工事

図面名称

火災報知設備 3.4階平面図 (撤去図)

縮尺



S:1/200 (A1)

S:1/400 (A3)


作図
2026.03

図面番号

E-137

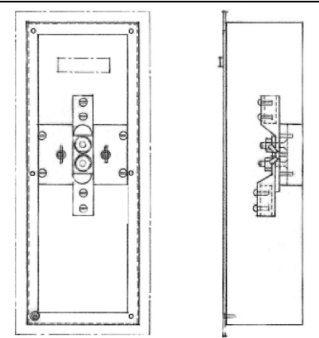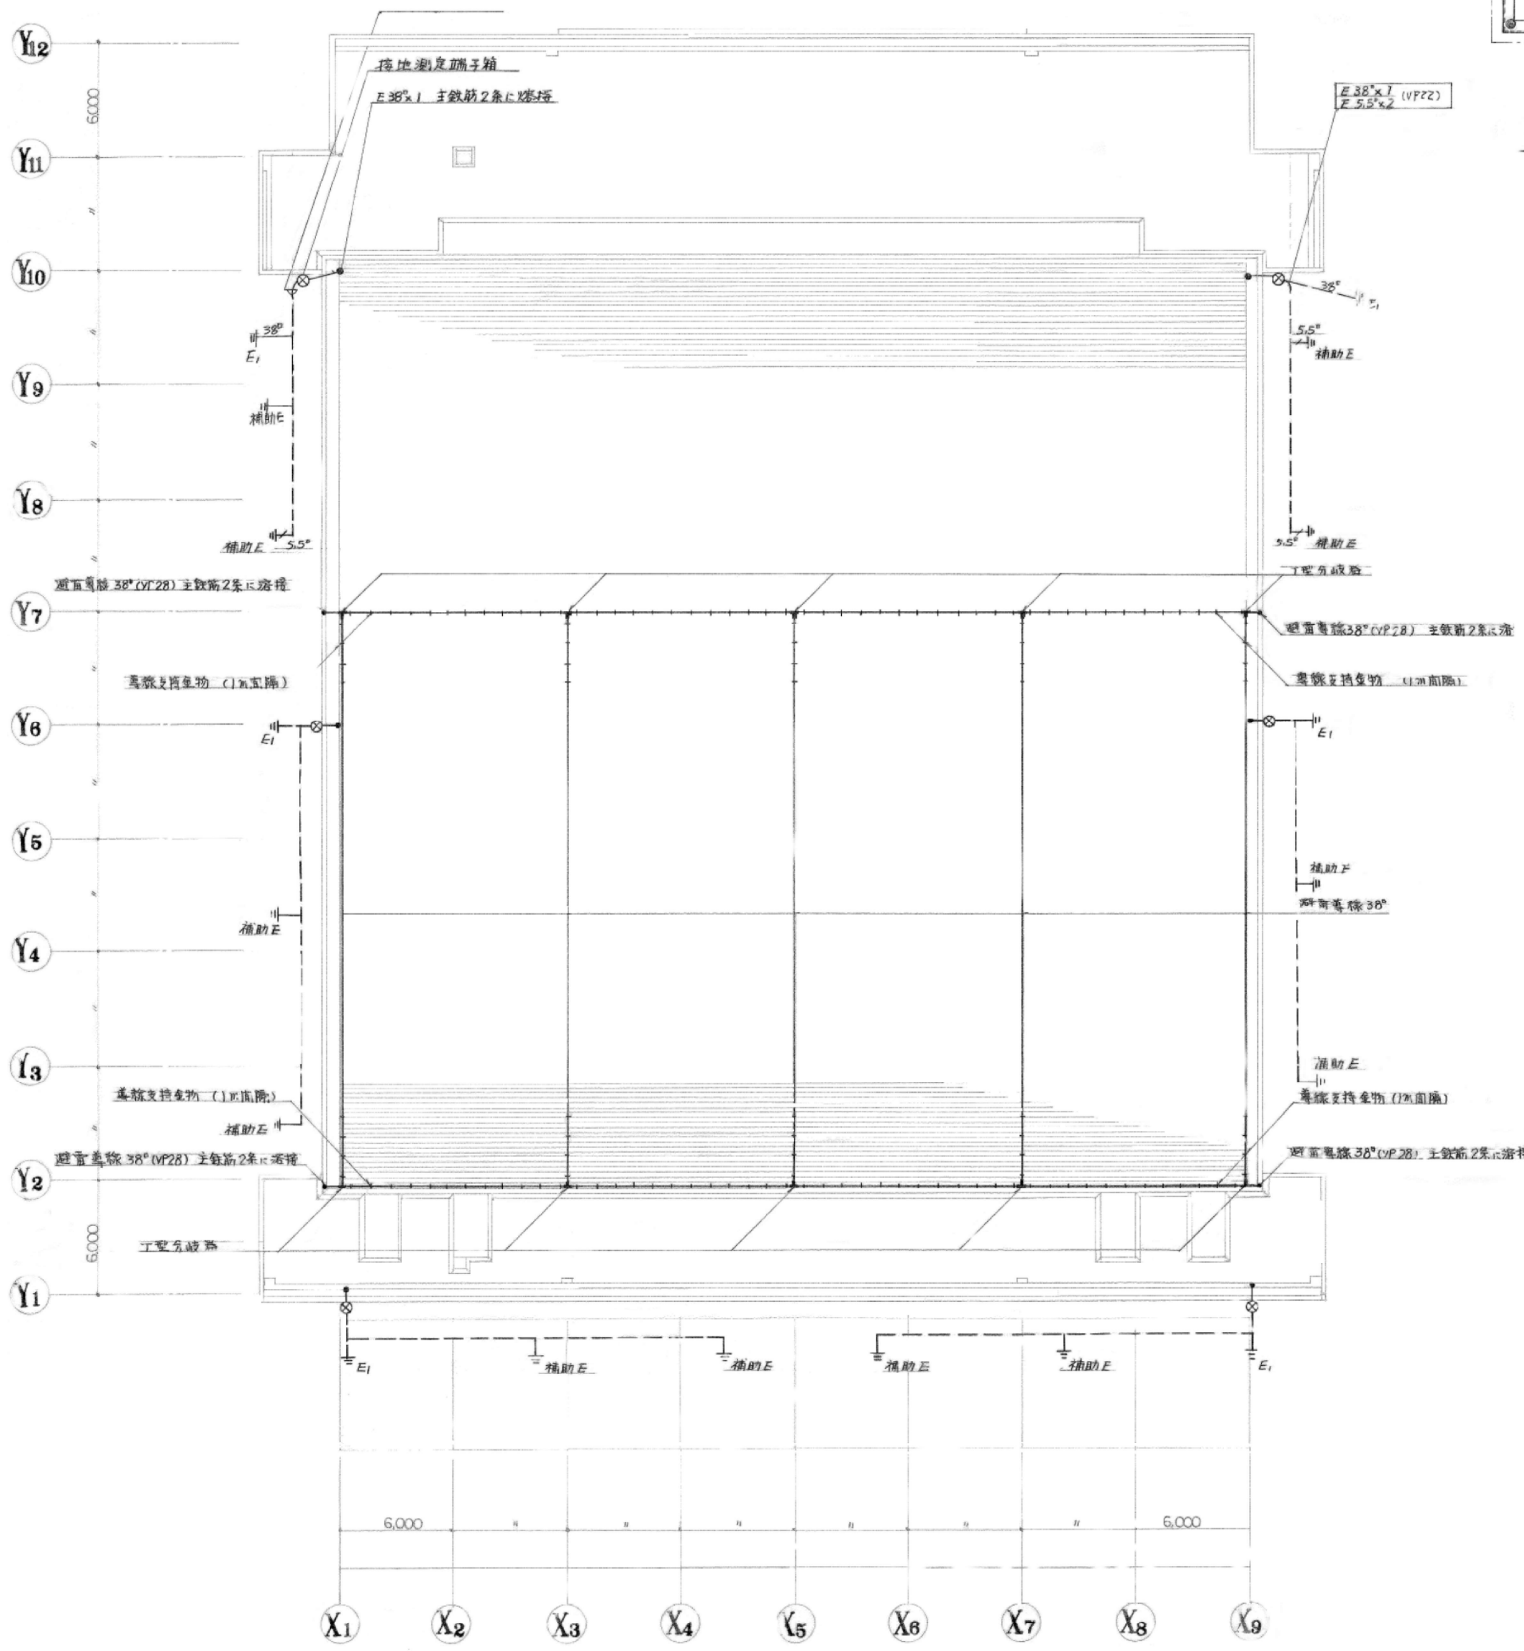


接地測定端子箱

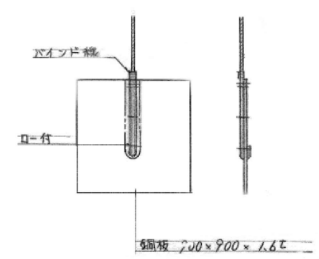


接地銅板



接地埋設標示板

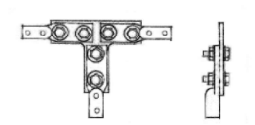


T型分岐端子

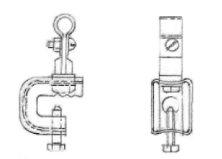


導線取付金物

注) 撤去設備は新設図参照とする。

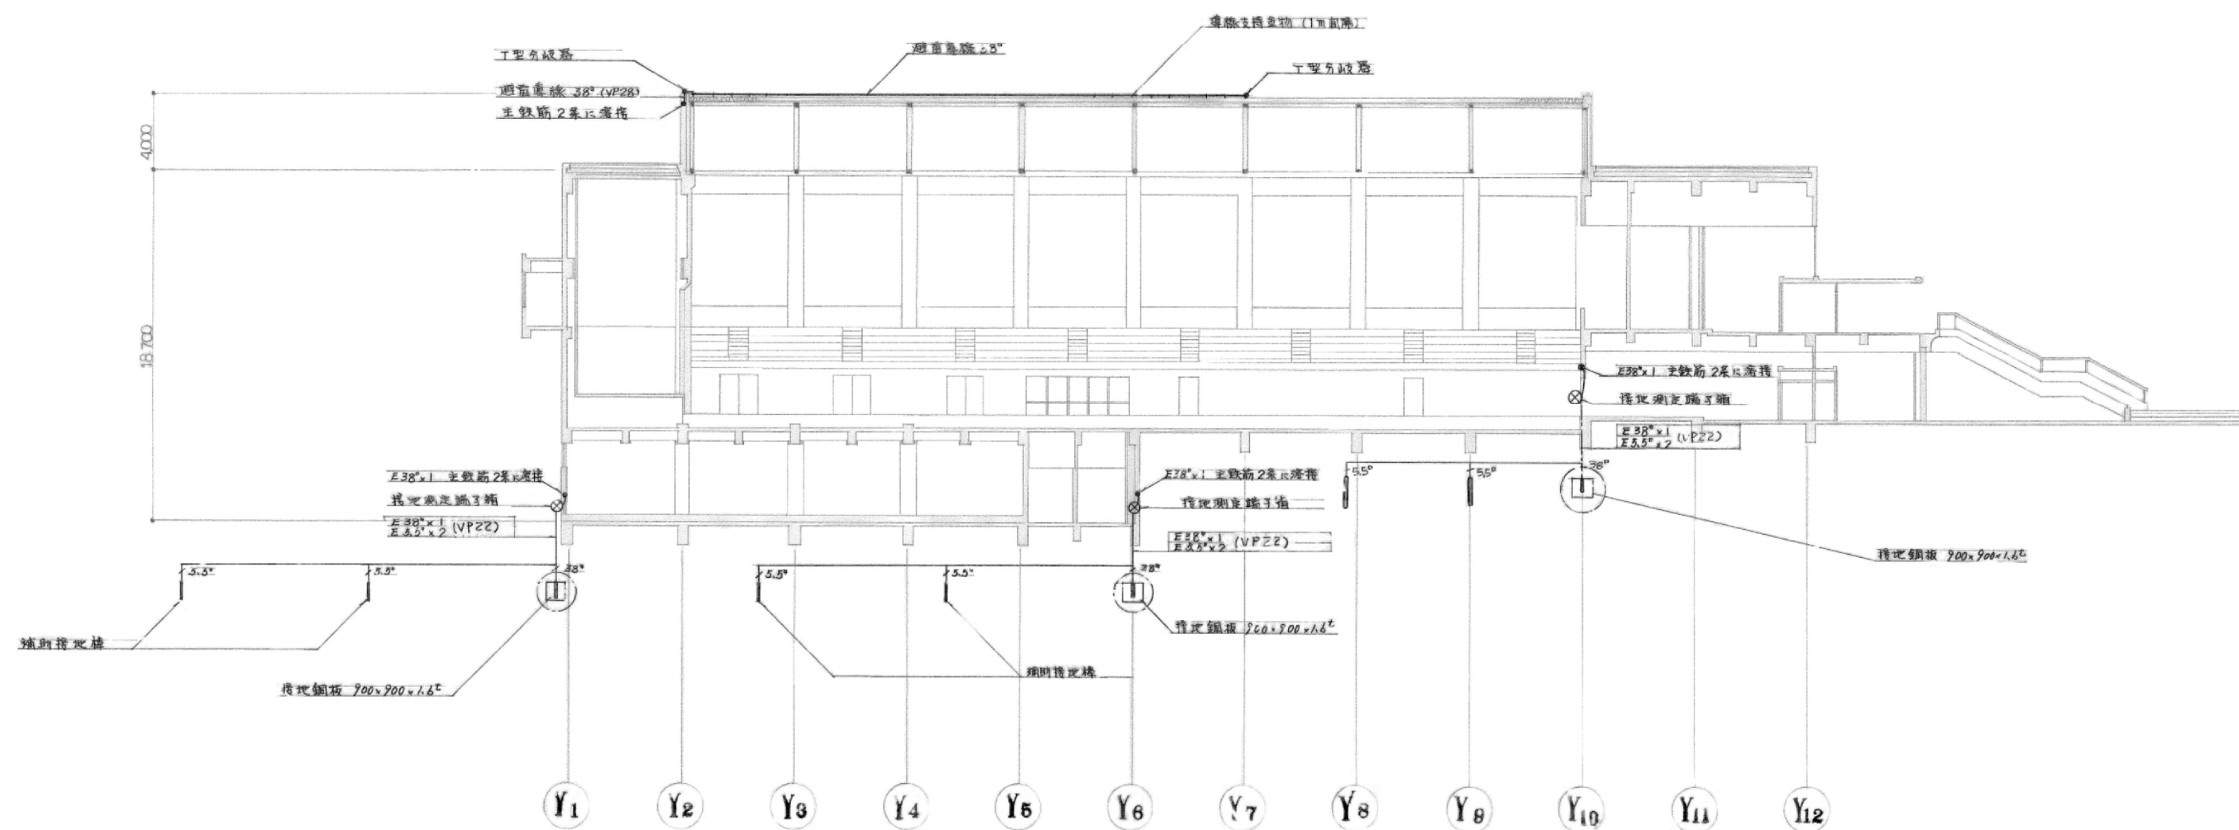

南側立面図

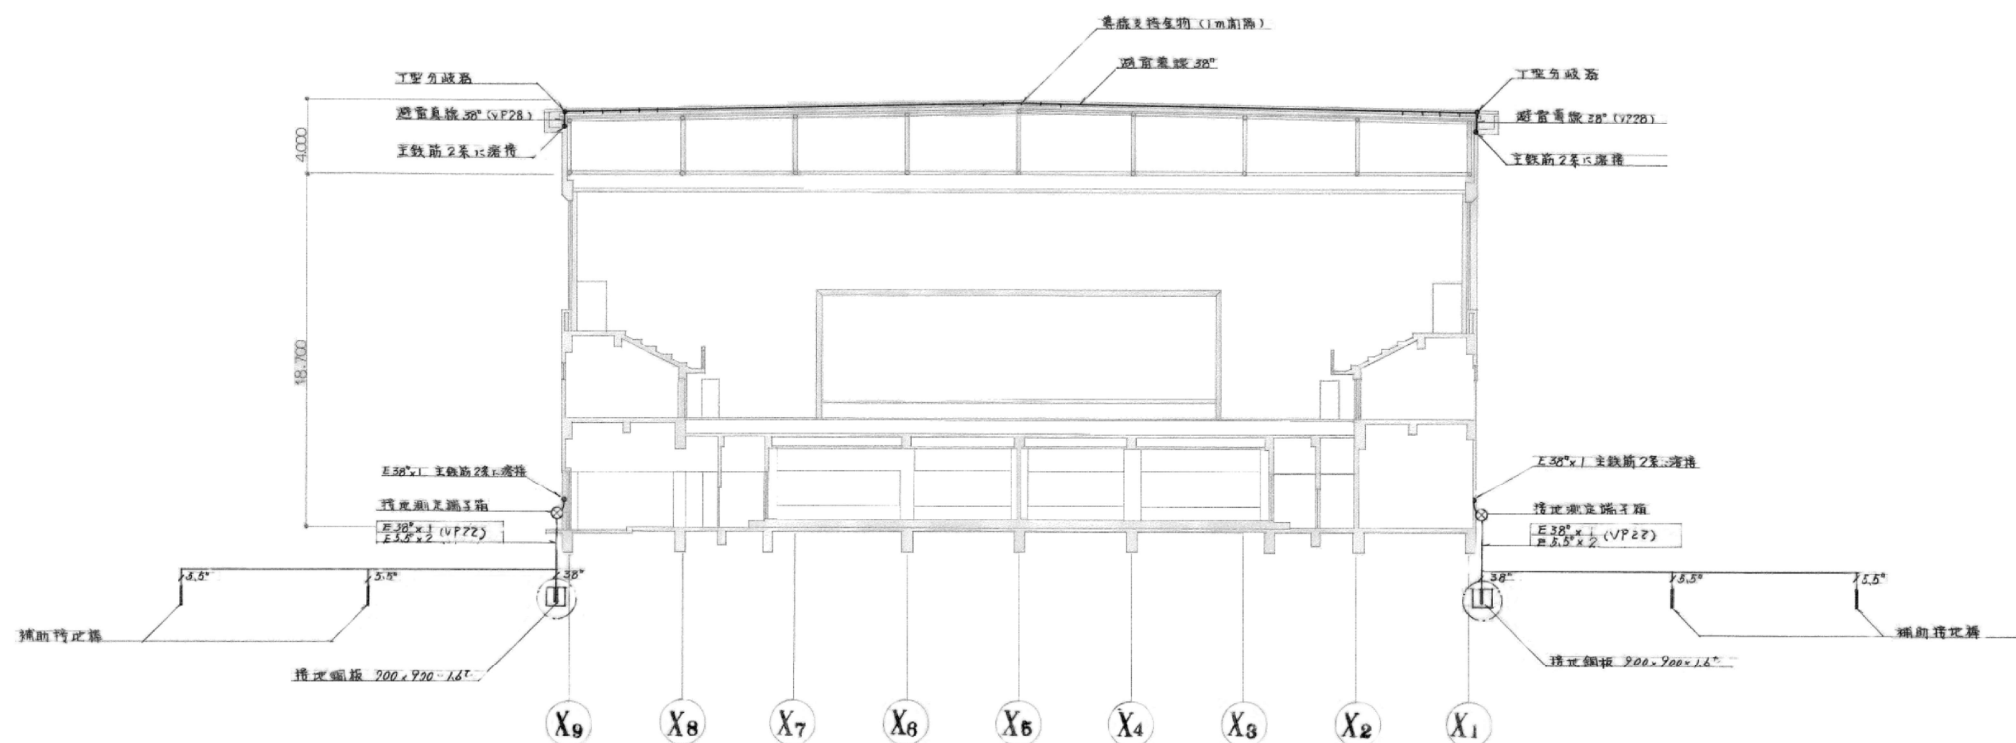

西側立面図

注) 撤去設備は新設図参照とする。

株式会社 丸川建築設計事務所 一級建築士事務所 東京都知事登録 第4303号 一級建築士 大臣登録 第186733号 林 卓也	佐倉市 資産経営部 施設保全課	工事名称 佐倉市民体育館改修電気設備工事 図面名称 雷保護設備 立面図 (既設)	縮尺 S:1/200 (A1) S:1/400 (A3) 作図 2026. 03	図面番号 E-139
--	------------------------	--	--	-------------------